


	QUADRO ELETTRICO
	MESSA A TERRA
	POZZETTI ELETTRICI
	PALO ILLUMINAZIONE
	COLLEGAMENTI ELETTRICI

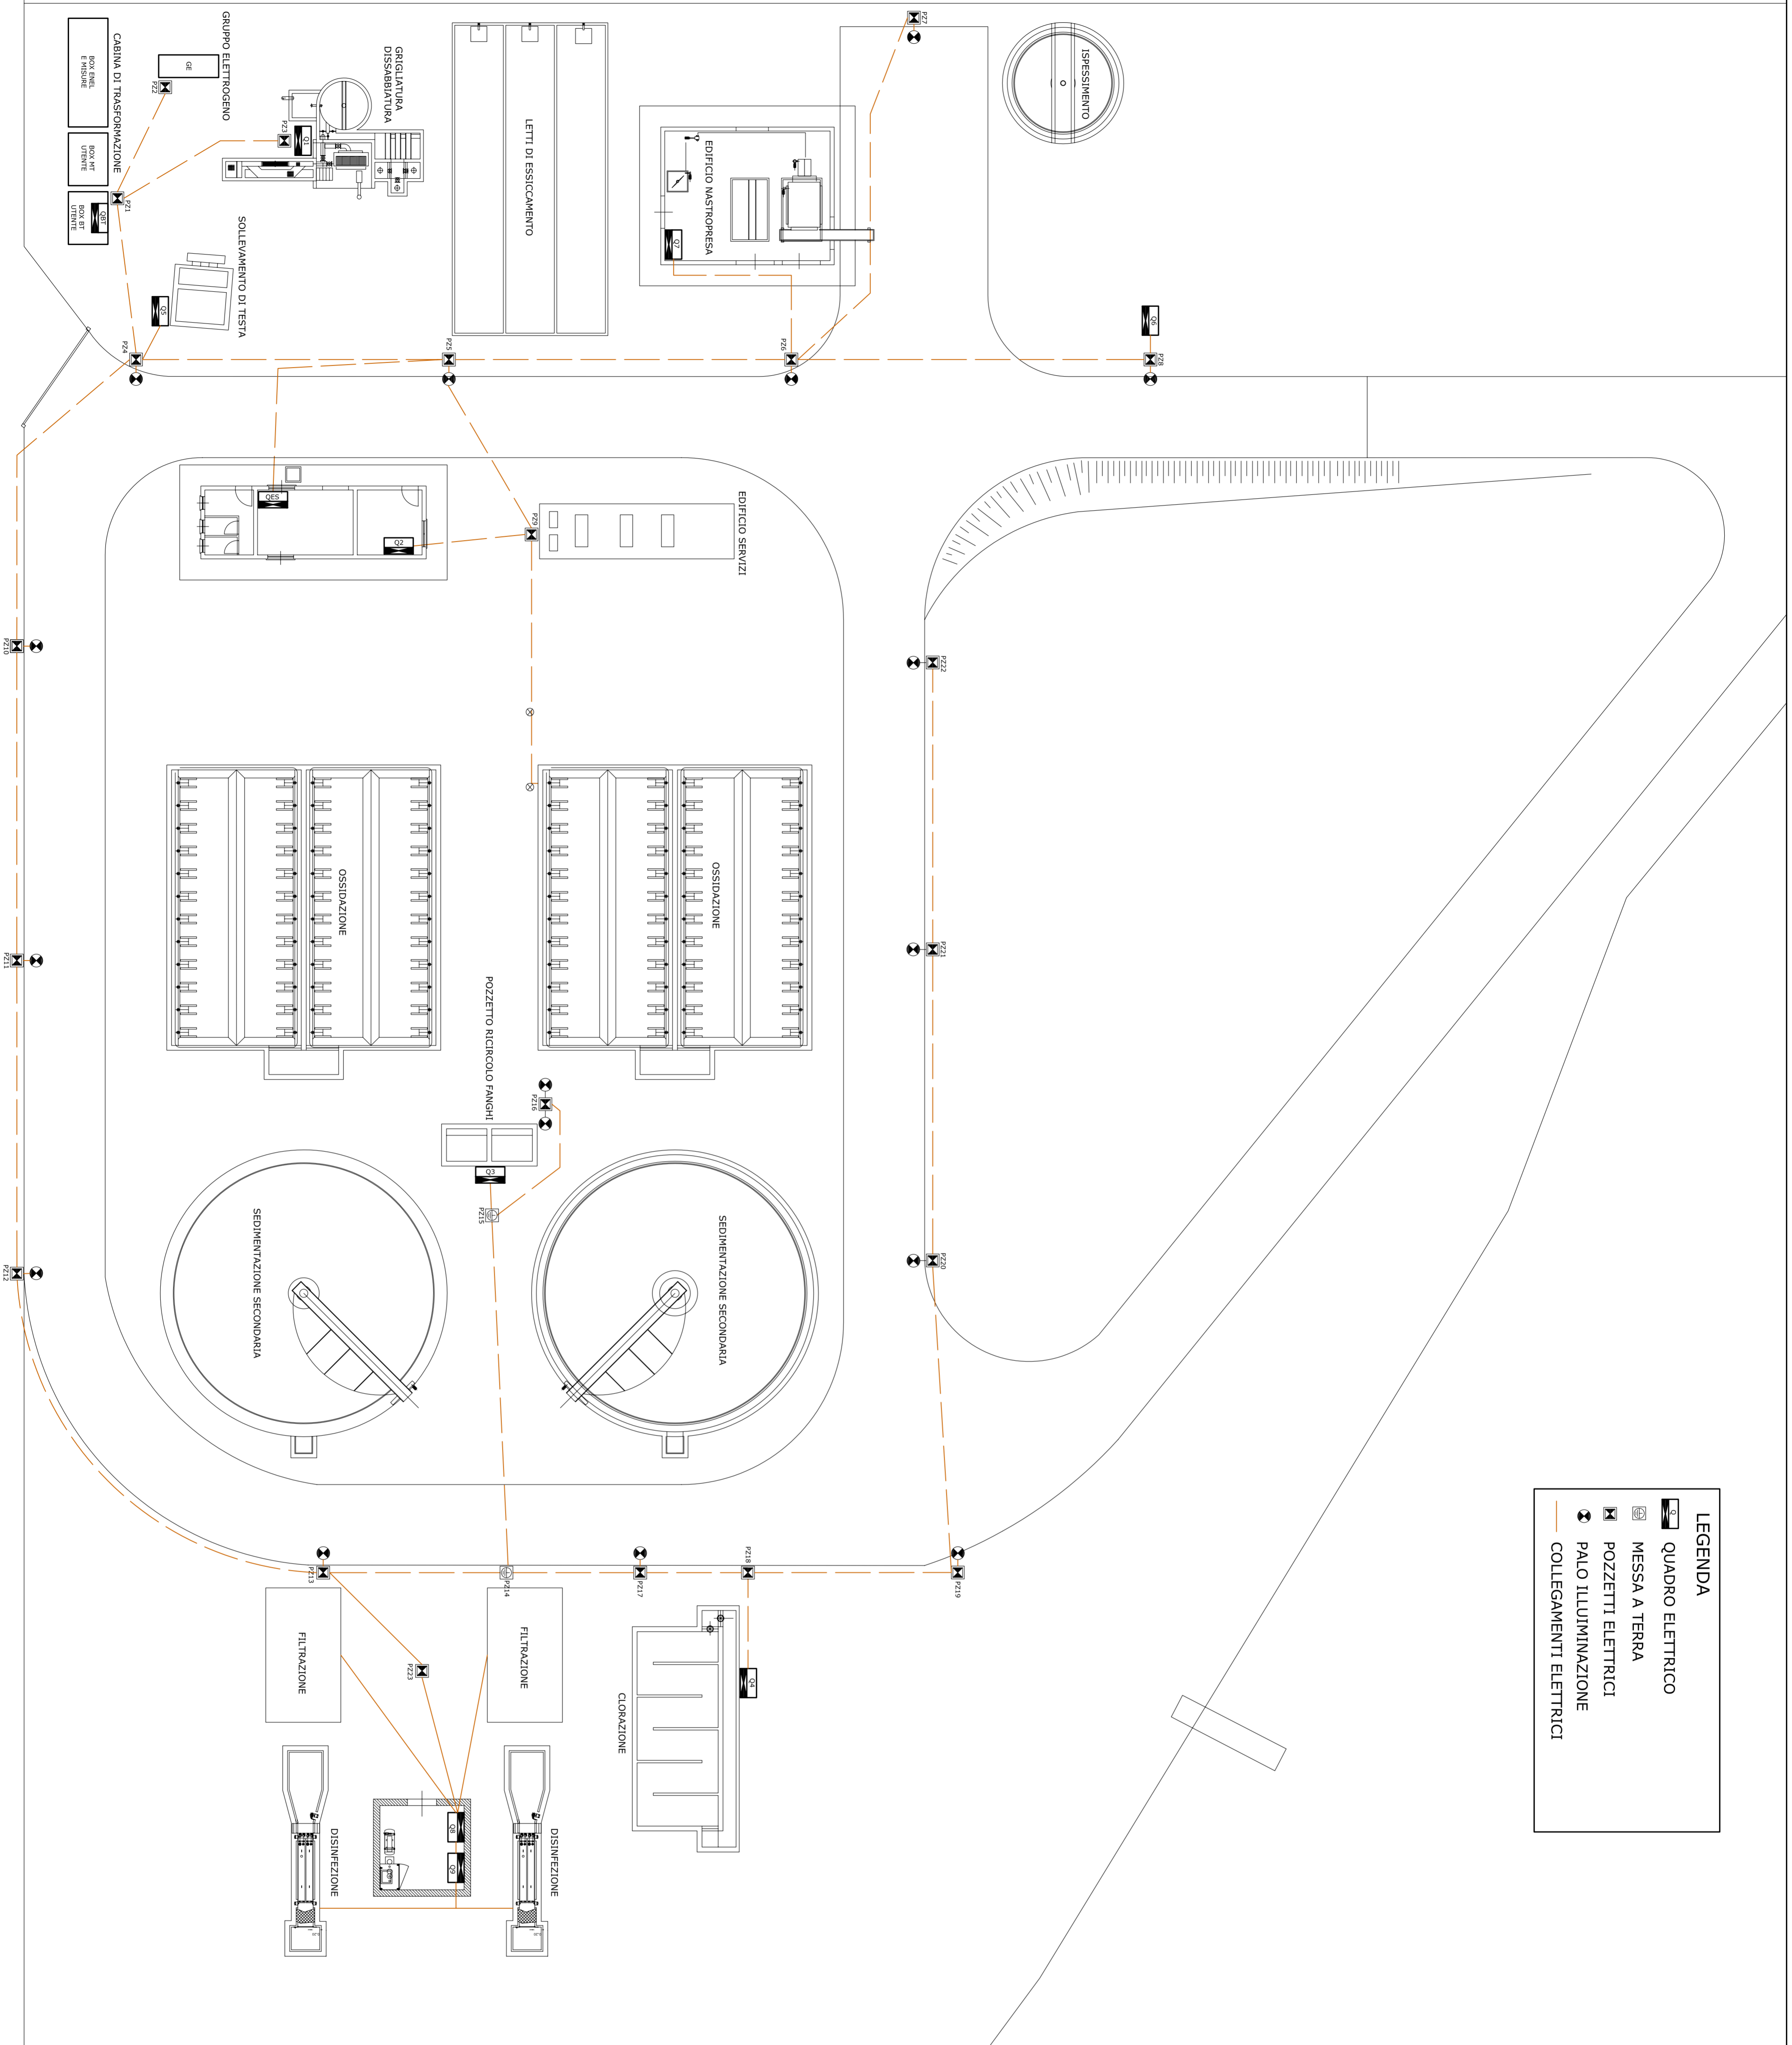

CONSORZIO D'AMBITO  
TERRITORIALE OTTIMALE  
CATANIA ACQUE

**ATO 2**  
CATANIA

MESSA IN FUNZIONE E ADEGUAMENTO  
DELL'IMPIANTO DI DEPURAZIONE DEL COMUNE  
DI PALAGONIA

Allegato:

**3.4**

Organo:

PLANIMETRIA CON SCHEMI DI  
PROGETTO IMPIANTO ELETTRICO DEL  
DEPURATORE

Scala: 1:200

Data:

AGOSTO 2012

IL DIRETTORE GENERALE  
ATO 2 CATANIA  
F.to Dott. Ing. Laura Cravotto